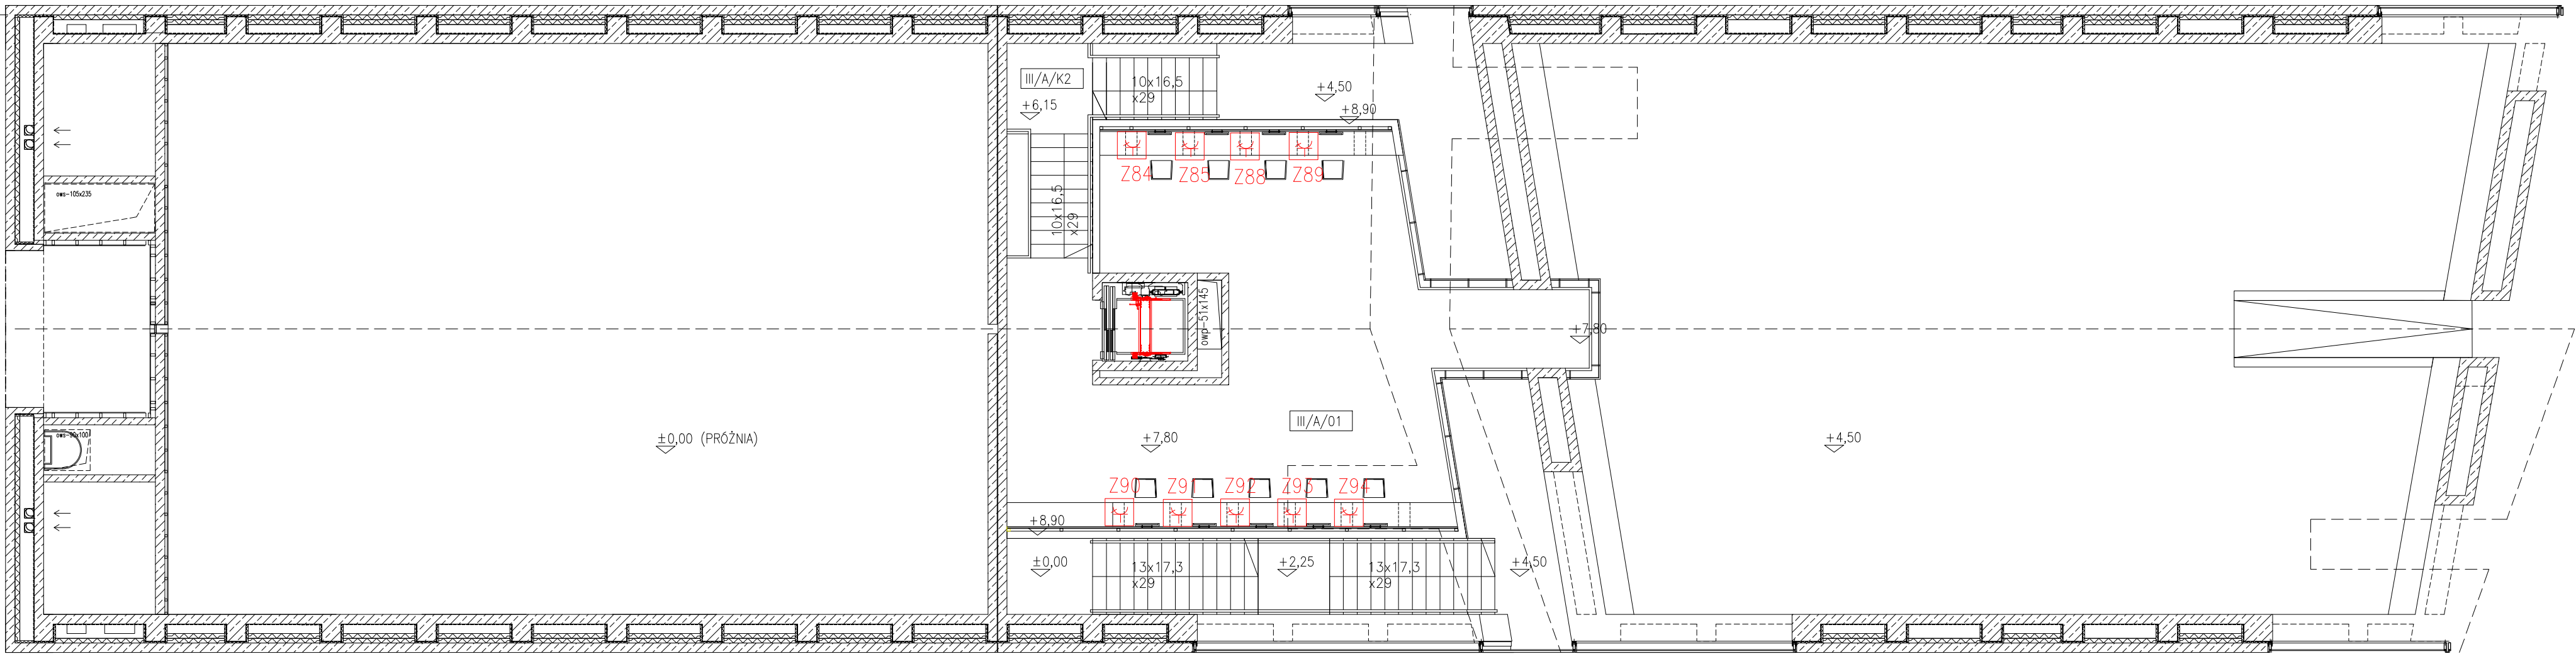


POZIOM - III

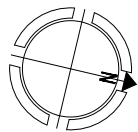
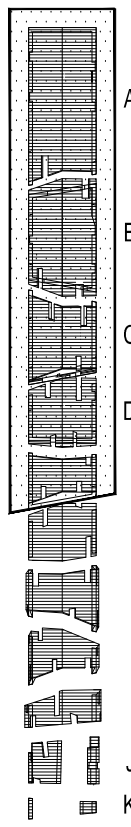



Oznaczenia:

Z84 – zestaw gniazd 2x230V, 2x230V data
2x RJ45 kat6 na wysokości 0,3m

Ochrona od porażeń:

Wyłączniki różnicowoprądowe
w układzie sieci TN-C-S

TEMAT: MAUZOLEUM MARTYROLOGII WSI POLSKICH WRAZ Z ZAGOSPODAROWANIEM TERENU				
LOKALIZACJA: MICHNÓW DZIAŁKI NR EW. 297,298,299,300,301,302				
INWESTOR: MUZEUM WSI KIELECKIEJ UL. JANA PAWEŁA II 6 25-025 KIELCE				
				
GENERALNY PROJEKTANT: <div><div>NIZIO DESIGN INTERNATIONAL MIROSLAW NIZIO UL. INŻYNIERSKA 3 / 4 03-410 WARSZAWA</div></div>				
PROJEKTANT: <div>ZAKŁAD INSTALACJI ELEKTRYCZNYCH RYSZARD ŚWIEBOCKI MILANÓWEK UL. KASZTANOWA 11</div>				
PROJEKTANCI: SŁAWOMIR DĄBROWSKI SI-237/88 mgr inż. RYSZARD ŚWIEBOCKI WA-231/93 mgr LESZEK CEPIEL			PODPIS:	
FAZA PROJEKTU: PROJEKT BUDOWLANO - WYKONAWCZY				
TREŚĆ RYSUNKU: Gniazda 230V w zestawach - poziom III				
SKALA: 1:100		DATA: 27-07-2009		
TEMAT:	BRANŻA:	GRUPA:	NR RYS.:	REWIZJA:
MWP	E	01	07	00